
 
 

 



 

















# RYS. NR 1 PROJEKT ZAGOSPODAROWANIA TERENU SKALA 1:500

## LEGENDA:

### Projektowane:

-  Nawierzchnia z betonu asfaltowego - jezdnia
-  Nawierzchnia z kruszywa - pobocza
-  Skarpy / Zieleńce
-  Zjazdy z kostki betonowej
-  Chodnik z kostki betonowej
-  Wyniesione przejście dla pieszych z kostki betonowej
-  Wniesione skrzyżowanie z kostki betonowej
-  Rampy dla pieszych
-  Krawężń pobocza
-  Krawężń jezdni
-  Krawężńnik 15x22 cm
-  Obrzeże 8x30 cm
-  Przepusty pod zjazdami
-  Oświetlenie przejścia dla pieszych
-  istniejąca sieć gazowa
-  istniejący wodociąg
-  istniejąca kanalizacja sanitarna
-  istniejąca linia elektroenergetyczna
-  istniejąca sieć gazowa do likwidacji
-  projektowana sieć gazowa
-  projektowany kanał technologiczny
-  projektowane studnie rewizyjne kanalizacji deszczowej
-  istniejące drzewa do wycinki

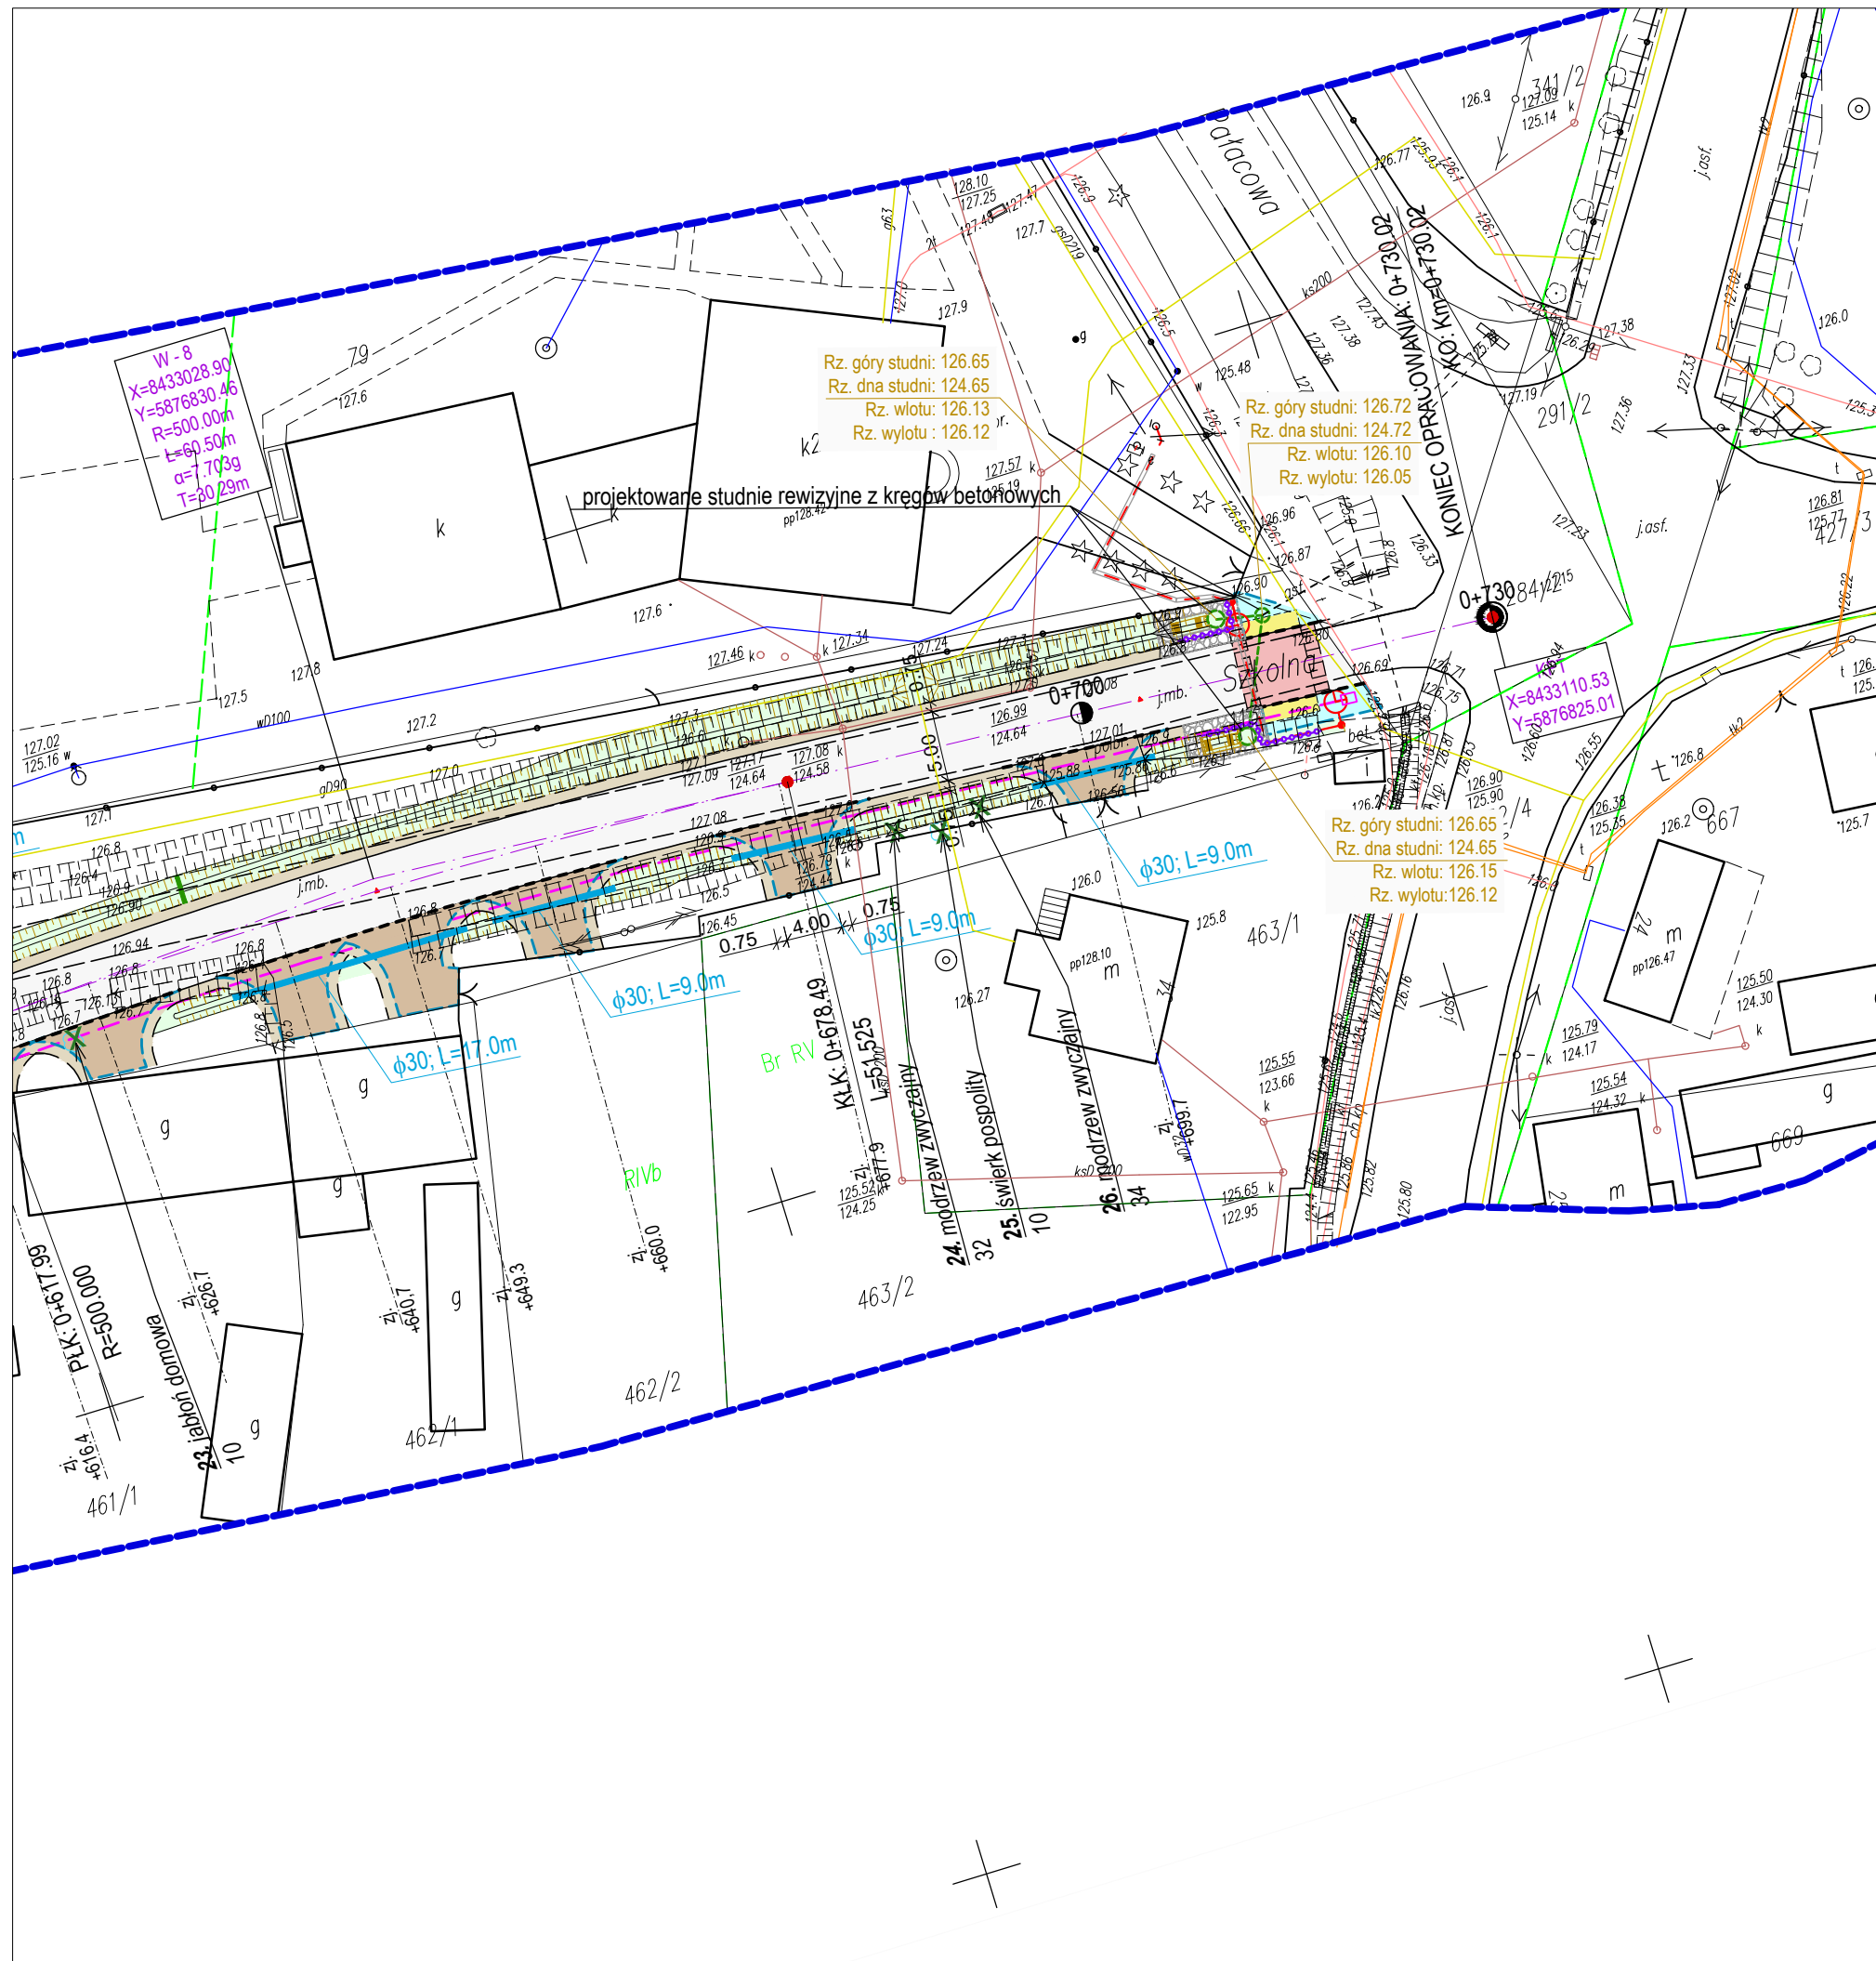

 <b>DROGOWIEC Sp. z o.o.</b> <small>ul. Zwierzyniecka 10 lok. 3, 15-333 Białystok tel. 796 166 476; e-mail: biuro@spdrogowiec.pl KRS 0000583625; NIP: 9662100389; REGON: 362887758</small>		<small>DROGOWIEC Sp. z o.o.</small> <small>ul. Zwierzyniecka 10 lok. 3, 15-333 Białystok</small> <small>tel. 796 166 476; e-mail: biuro@spdrogowiec.pl</small> <small>KRS 0000583625; NIP: 9662100389; REGON: 362887758</small>	
			
INWESTOR:	Gmina Turośń Kościelna ul. Białostocka 5 18-106 Turośń Kościelna		
NAZWA OBIEKTU:	Przebudowa ul. Szkolnej w miejscowości Turośń Dolna		
STADIUM:	PROJEKT WYKONAWCZY	Nr rysunku:	1.1
NAZWA RYS.:	PROJEKT ZAGOSPODAROWANIA TERENU	Skala:	1:500
ZESPÓŁ PROJEKTOWY:	Branża/Projektant	Data:	05.10.2021r.
DROGOWA:	Podpis	DROGOWA:	Podpis
mgr inż. Piotr Jakubecki PDL/0037/POOD/10		mgr inż. Paweł Sietejko PDL/0103/POOD/12	
DROGOWA:	Podpis	DROGOWA:	Podpis
mgr inż. Łukasz Milewski PDL/0098/POOD/11		mgr inż. Krzysztof Aszurkiewicz PDL/0027/POOD/12	